

Legnickie Przedsiębiorstwo
Wodociągów i Kanalizacji S.A.

ul. Nowodworska 1
59-220 Legnica

Sekretariat
tel. 76-8554-701
tel. 76-8554-702
e-mail: sekretariat@lpwiksa.pl

Kapitał Zakładowy (wplacony) 75 495 300 Zł.
Sąd Rejonowy dla Wrocławia - Fabrycznej
IX Wydział Gospodarczy

KRS 0000064169
REGON 390038180
NIP 691-000-72-32



Legnickie Przedsiębiorstwo Wodociągów
i Kanalizacji Spółka Akcyjna

EST.4010.DT.37.2024

Legnica, dnia 11.07.2025 r.

**Wojewódzki Szpital Psychiatryczny
w Złotoryi
ul. Szpitalna 9
59 – 500 Złotoryja**

W odpowiedzi na wniosek o zaopiniowanie dokumentacji technicznej z dnia 10.07.2025 r. Legnickie Przedsiębiorstwo Wodociągów i Kanalizacji S.A. informuje, że przedłożony plan sytuacyjny wraz z dokumentacją przyłącza kanalizacji sanitarnej znak EST.4014.26.2025 dla istniejącego budynku tj. szpitala zlokalizowanego w Legnicy przy ul. Chojnowskiej 81, na dz. nr 994/7 obręb geod. Fabryczna jest zgodny z wydanymi przez nas warunkami przyłączenia do sieci kan. znak EST.4010.WP.48.2024 z dnia 24.06.2024 r. i może stanowić podstawę do wykonania ww. przyłącza.

Informujemy ponadto, że budowa przyłącza kanalizacyjnego winna być realizowana zgodnie z przepisami prawa ogólnie obowiązującego oraz „Wytocznymi do budowy przyłączy wod. – kan.” (dostępne na stronie przedsiębiorstwa www.lpwiksa.pl w zakładce „Strefa Klienta”).

PREZES ZARZĄDU

DYREKTOR
Us. Eksploatacyjno-Technicznych *Paweł Gambal*
Marek Dzięga

Załącznik:

1. 1 egz. dokumentacji technicznej.

Otrzymują:

1. Adresat

2. a/a

Sprawę prowadzi:

Katarzyna Lisowska, tel. 76 8554 728


Email: katarzyna.lisowska@lpwiksa.pl




Fundusze Europejskie
Infrastruktura i Środowisko

Unia Europejska
Fundusz Spójności



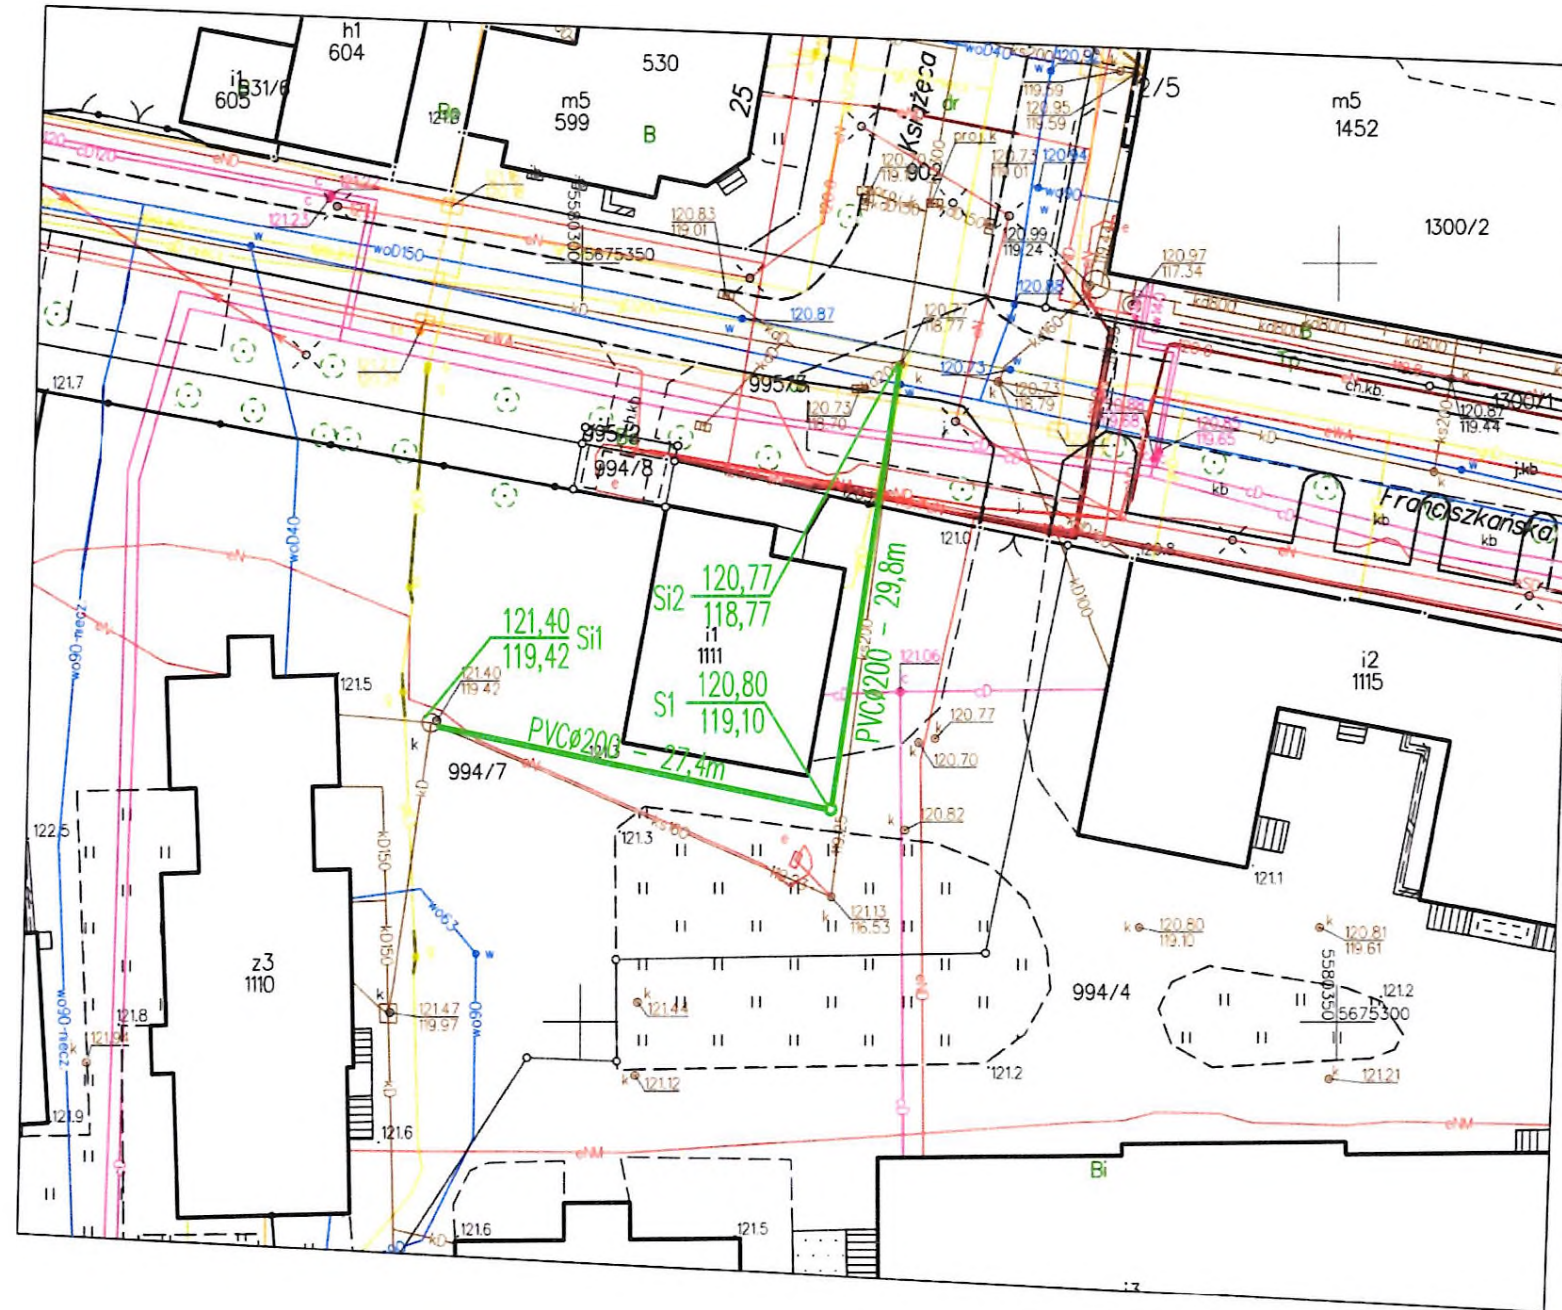

 Legnickie Przedsiębiorstwo Wodociągów i Kanalizacji S.A.
 ul. Nowodworska 1, 59 - 220 Legnica
 Nr. rejestr.: EST.4014.26.2025
 Niniejszą dokumentację opiniuje się pozytywnie z uwagami podanymi w piśmie znak: EST.4010.DT.37.2024

Legnica, dn. 11.07.2025 r.

SPECJALISTA
 ds. dokumentacji technicznej
Katarzyna Lisowska

Poświadczam, zgodność niniejszej kopii z treścią materiału państwowego zasobu geodezyjnego i kartograficznego	
Organ prowadzący państwowy zasób geodezyjny i kartograficzny	PREZYDENT MIASTA LEGNICY
Nazwa materiału zasobu	Mapa zasadnicza
Identyfikator ewidencyjny materiału zasobu	P.0262.2019.742
Data wykonania kopii	2025.06.11
Imię, nazwisko i podpis osoby reprezentującej organ	Elektronicznie podpisany przez Jarosław Michał Kudryk Data: 2025.06.11 12:19:15 +02'00'

2025-06-11
a) wydruk: Katarzyna Dembowski

al podpisany elektronicznie

LEGENDA:

 PROJEKTOWANE PRZYŁĄCZE KANALIZACJI SANITARNEJ

projekt:	Budowa przyłącza kanalizacji sanitarnej do budynku użyteczności publicznej obręb: 0009 Fabryczna, j. ew. 026201_1 Legnica, dz. nr 994/7	
projektant:	inż. Stefan Augustyn upr.nr Kn178/72 w specjalności urządzenia i instalacje sanitarne	skala: 1:500
temat:	Plan zagospodarowania terenu	
data:	10.06.2025	numer rysunku: 1