



ROZDZIELNICA RW

Pz = 8,3 kW  
kj = 0,9

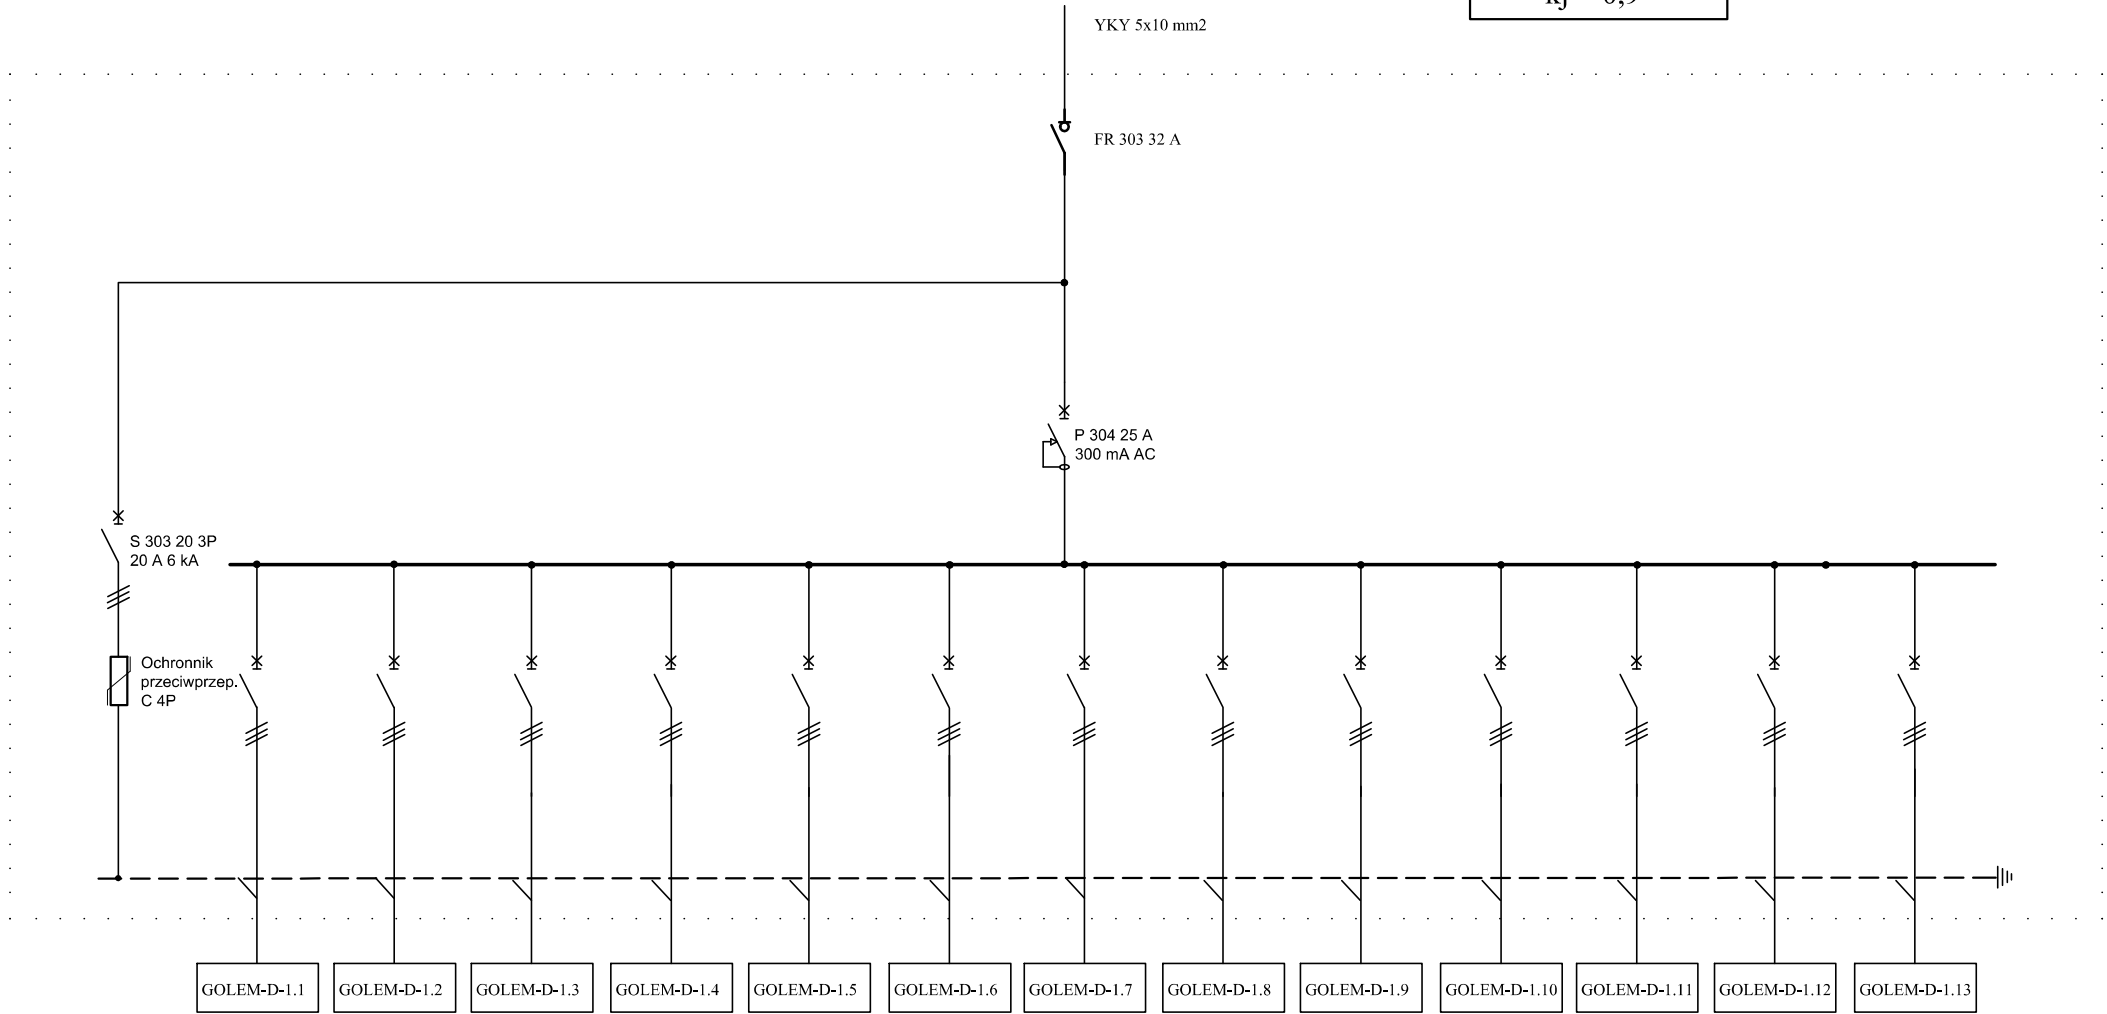

Obwód	RW1	RW2	RW3	RW4	RW5	RW6	RW7	RW8	RW9	RW10	RW11	RW12	RW13
Pz [kW]	0,6	0,8	0,4	0,8	0,8	0,4	0,9	0,8	0,7	0,7	1,1	1,1	0,3
Zabezpieczenie	S 303 C 10 3P 10 A	S 303 C 10 3P 10 A	S 303 C 10 3P 10 A	S 303 C 10 3P 10 A	S 303 C 10 3P 10 A	S 303 C 10 3P 10 A	S 303 C 10 3P 10 A	S 303 C 10 3P 10 A	S 303 C 10 3P 10 A	S 303 C 10 3P 10 A	S 303 C 10 3P 10 A	S 303 C 10 3P 10 A	S 303 C 10 3P 10 A
Kabel	YDY 5x2,5 mm2	YDY 5x2,5 mm2	YDY 5x2,5 mm2	YDY 5x2,5 mm2	YDY 5x2,5 mm2	YDY 5x2,5 mm2	YDY 5x2,5 mm2	YDY 5x2,5 mm2	YDY 5x2,5 mm2	YDY 5x2,5 mm2	YDY 5x2,5 mm2	YDY 5x2,5 mm2	YDY 5x2,5 mm2
Długość [m]	5	10	17	23	30	33	42	51	26	14	20	42	60

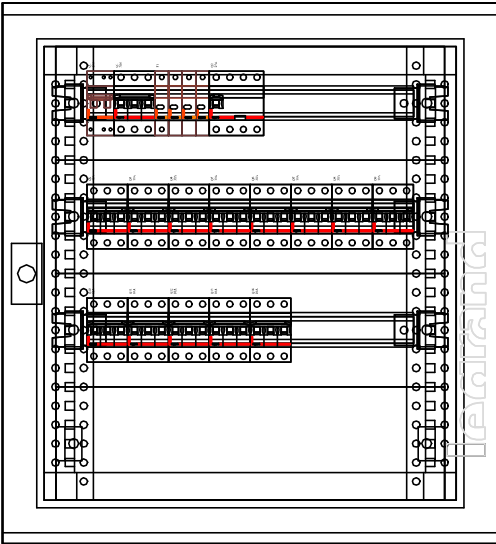

Widok rozdzielnicy RW  
skala 1:10

RW1	Centrala wentylacyjna GOLEM-D-1.1
RW2	Centrala wentylacyjna GOLEM-D-1.2
RW3	Centrala wentylacyjna GOLEM-D-1.3
RW4	Centrala wentylacyjna GOLEM-D-1.4
RW5	Centrala wentylacyjna GOLEM-D-1.5
RW6	Centrala wentylacyjna GOLEM-D-1.6
RW7	Centrala wentylacyjna GOLEM-D-1.7
RW8	Centrala wentylacyjna GOLEM-D-1.8
RW9	Centrala wentylacyjna GOLEM-D-1.9
RW10	Centrala wentylacyjna GOLEM-D-1.10
RW11	Centrala wentylacyjna GOLEM-D-1.11
RW12	Centrala wentylacyjna GOLEM-D-1.12
RW13	Centrala wentylacyjna GOLEM-D-1.13

PRACOWNIA PROJEKTOWA VITARO

Inwestor:	Wojewódzki Szpital Psychiatryczny 59-500 Złotoryja, ul. Szpitalna 9		
Obiekt:	Projekt budowlany instalacji wentylacji mechanicznej		
Adres inwestycji:	59-500 Złotoryja, ul. Szpitalna 9		
Nazwa rysunku:	Schemat rozdzielnicy RW		
Projektant:	mgr inż. Jerzy Toczyński upr. UAN.V.8388/105/90	Podpis:	
Asystent:		Podpis:	
Nr rysunku:	Skala:	Format rysunku:	Data :
E-1			V 2011r